


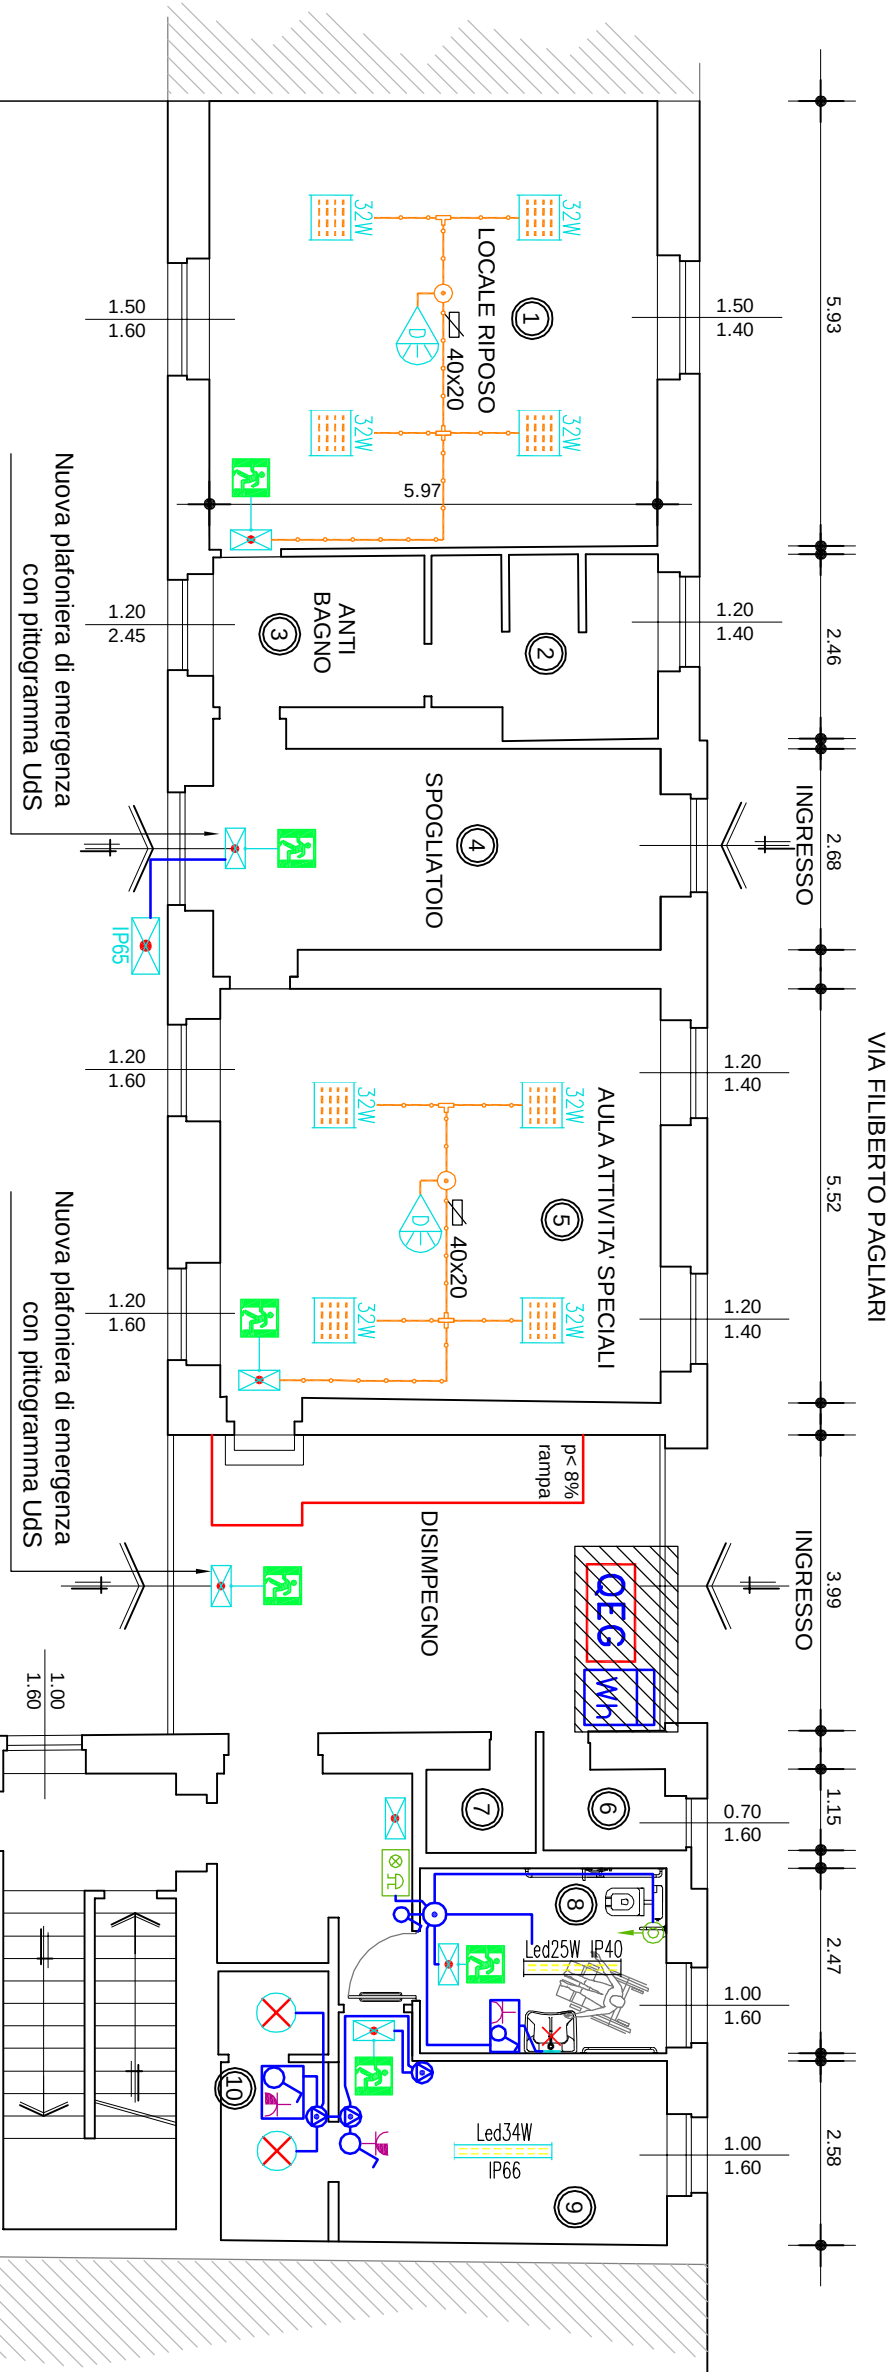

NOTE GENERALI IMPIANTO ELETTRICO:


- Impianti elettrici nel rispetto delle norme tecniche vigenti CEI, UNI-EN, D.M. 37/708 e secondo il principio della regola d'arte Legge 186/68.
- L'esatta posizione delle apparecchiature elettriche potrà essere variata in funzione delle esigenze della Direzione Didattica e della posizione finale degli arredi
- Realizzare i collegamenti equipotenziali delle condutture idriche, gas, riscaldamento secondo quanto previsto dalla vigente normativa, in particolare norma CEI 64-8
- Nei servizi igienici eseguire i collegamenti equipotenziali (supplementari); rispettare le distanze e tipologia di apparecchiature secondo CEI 64-8 Sez. 701
- L'eventuale distribuzione all'interno di un controsoffitto dovrà essere realizzata mediante cavi con guaina (FG160M16) o cavi senza guaina posati in tubi protettivi o canali (non sono ammessi nelle passerelle) CEI 64-8 art. 52.C
- Negli ambienti a normativa specifica applicare le norme CEI di riferimento

ILLUMINAZIONE VIE DI ESODO:

- Disporre l'illuminazione di emergenza sulle uscite di sicurezza e lungo i percorsi secondo quanto disposto dal piano di evacuazione

PIANTA PIANO TERRA

DESTINAZIONE D'USO LOCALI	
1	LOCALE RIPOSO
2	SERVIZIO IGIENICO A USO ESCLUSIVO DEI BAMBINI
3	ANTI BAGNO BAMBINI
4	SPOGLIATOIO BAMBINI
5	AULA ATTIVITA' SPECIALI
6	SERVIZIO IGIENICO DEL PERSONALE CUCINA
7	SERVIZIO IGIENICO DELLE INSEGNANTI
8	NUOVO W.C. ACCESSIBILE
9	LOCALE SCOPPELAMENTO
10	RIPOSTIGLIO/SPOGLIATOIO
11	SALA SOMMINISTRAZIONE
12	AULA ATTIVITA' SVOLTE A TAVOLINO

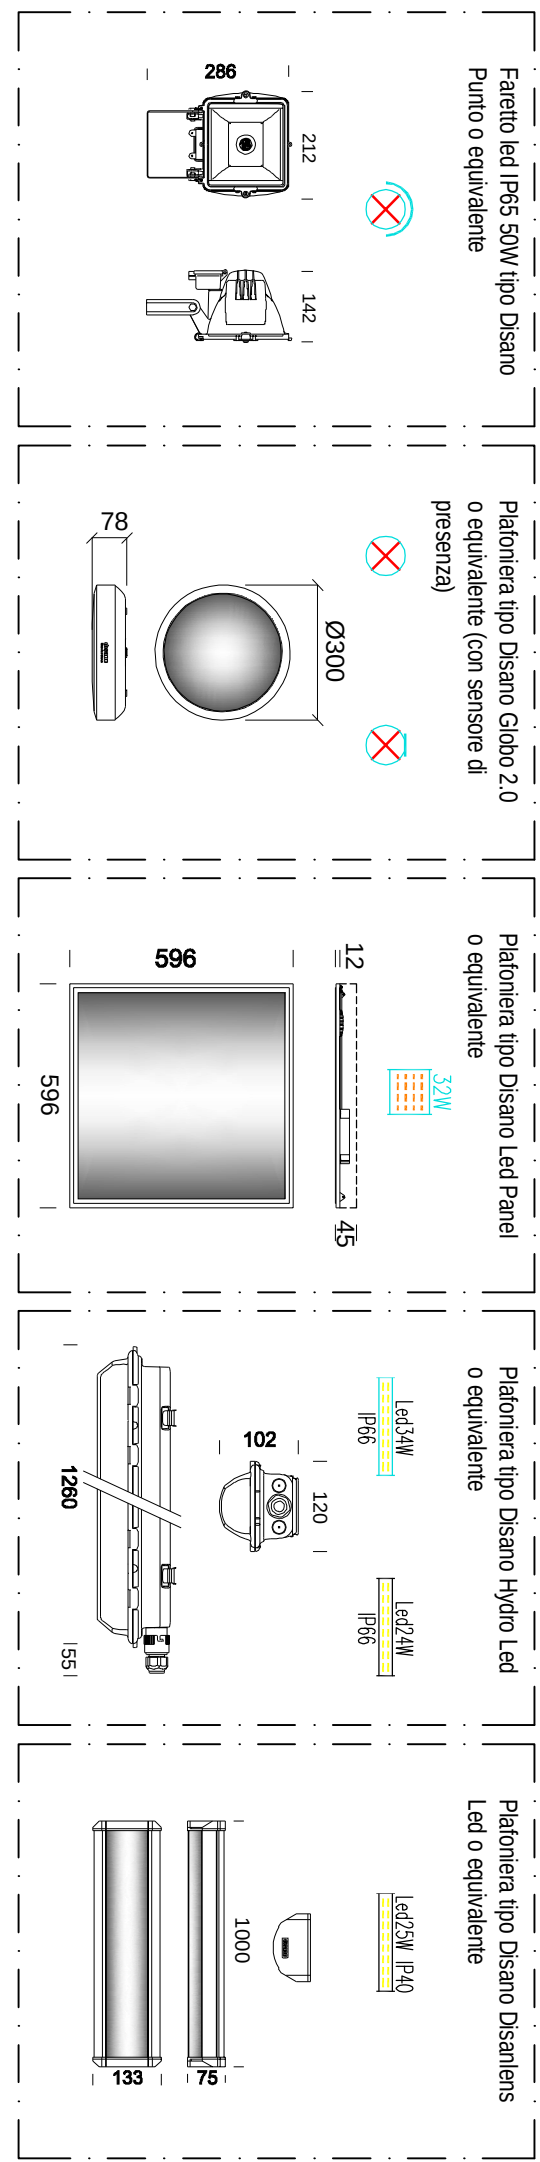

LEGENDA SIMBOLI GRAFICI

	Quadro elettrico, simbolo generale
	Punto di fornitura energia elettrica
	Scala di derivazione posa incasso Scala di derivazione posa a vista Scala di deriv. multiscorpio
	Indicazione di condotta ascendente/ passante / discendente
	Cablina in materiale plastico autoestinguente con indicazione dimensioni
	Interruttore unipolare semplice
	Interruttore bidirezionale
	Pulsante semplice
	Pulsante luminoso
	Presina tipasso 10/16A Presina standard 10A Presina Sinoxo 16A
	Punto luce a parete generico Punto luce a soffitto generico
	Piattoniera ionica Led 14W IP55 posa a pannello (apparecchi con sensore radar presenza)
	Piattoniera sigilla Led 34W IP66 posa a vista (salvo diversamente indicato)
	Pannello Led 32W posa da pannello CRI-90 alimentatore elettronico DALI
	Piattoniera di emergenza LED alta resa 1.55W 600lm (salvo diversamente indicato)
	Piattoniera di emergenza LED 1.2W 205lm con pilotogramma UDS
	Sensore di luminosità DALI
	Pulsante a tirante Ripetitore ottico-acustico chiamata



COMUNE DI OVIGLIO (AL)

Committente:
Comune di Oviglio
Piazza Umberto I, 3
15026 Oviglio (AL)

Oggetto:
Adeguamento impianto illuminazione locali comuni e servizio igienico sanitario della Scuola dell'infanzia
Via Pagliari 5 - Oviglio (AL).

SCHEMA TOPOGRAFICO IMPIANTO ELETTRICO PIANO TERRA

Tav. n°: 03e	Scala: 1:100
Data: 18/12/2020	Rif. Archivio: 20-0609-IE-DWG01
VERSIONE ELABORATO	AGGIORNAMENTI
DISegnATO	VERIFICATO
	DATA

ETICA

di Timoteo Daniele
Cassino S. Antonio, 10
14030 REFANCONRE (AT)
C.F.: TRMDUL88P11A473V
P.IVA: 01502790056
Tel. 0411-1650126
e-mail: info@eticasolutions.it

IL PROGETTISTA

IL COMMITTENTE

IL INSTALLATORE

Il presente disegno e' sotto la protezione della legge sulle proprieta' letterarie. Ne e' quindi vietato la riproduzione e consegna a terzi.